




DETTAGLI GIUNZIONE BORDATE (FUORI SCALA)

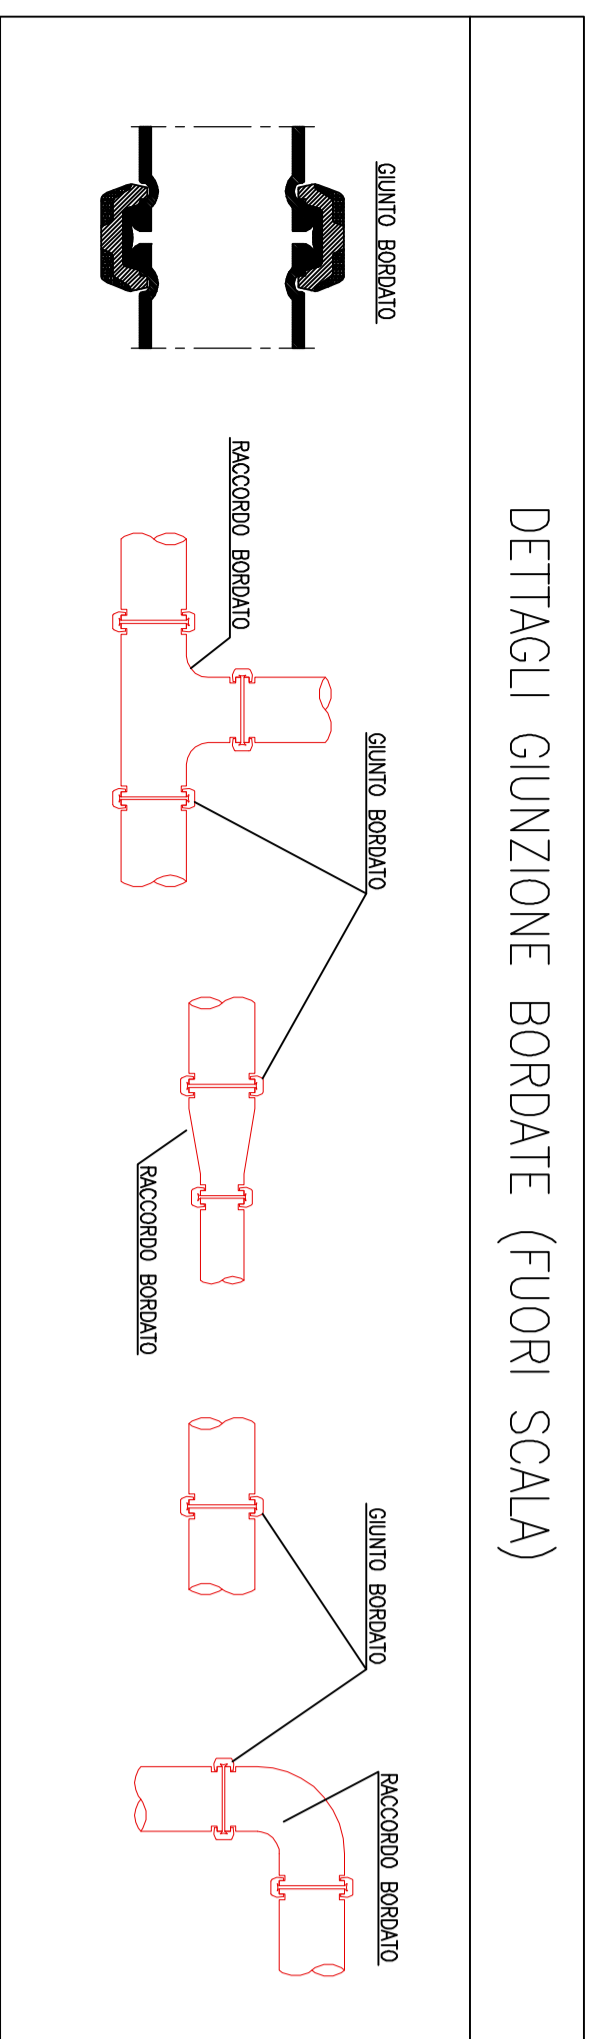


DETTAGLI GIUNZIONI SALDATE (FUORI SCALA)

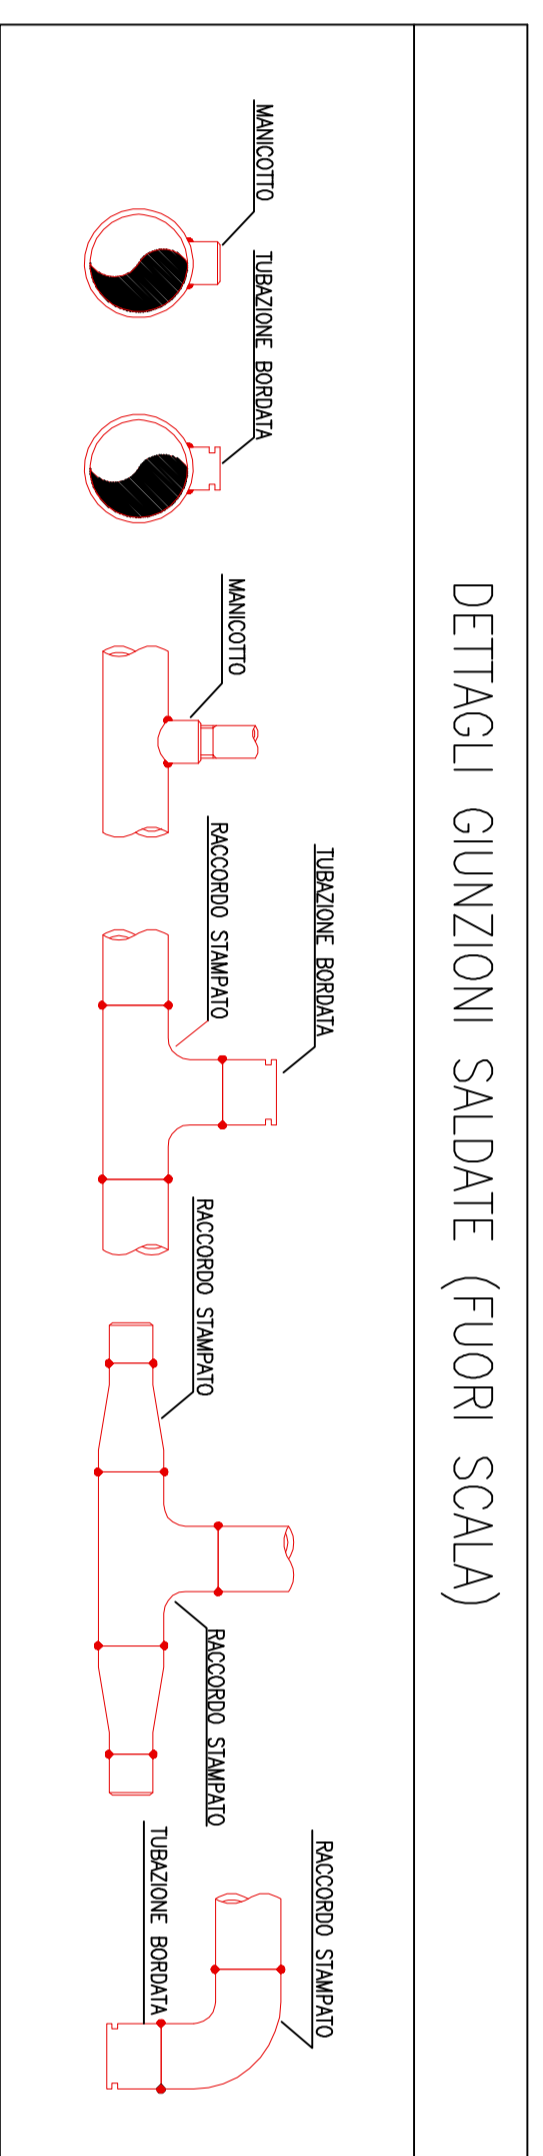

DETTAGLIO STAFFAGGIO TUBAZIONI (FUORI SCALA)

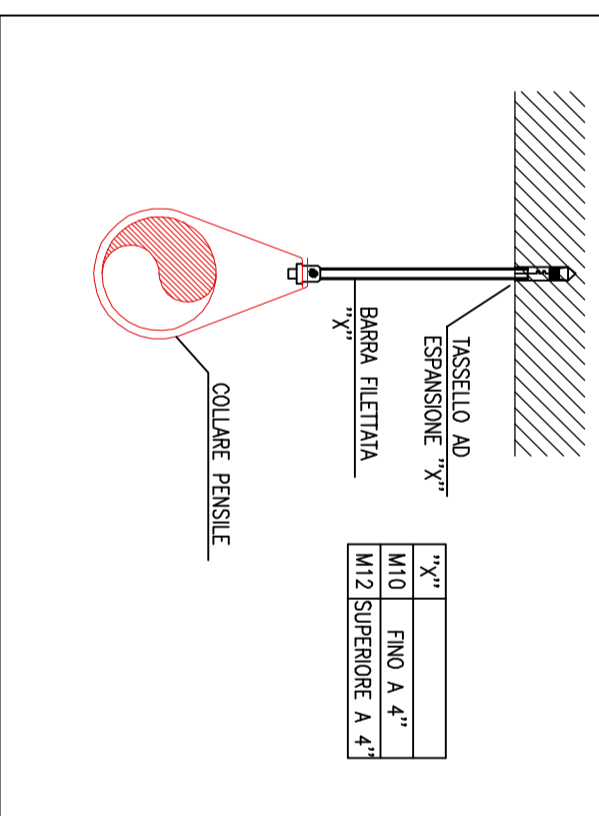


TIPICO IDRANTE A MURO UNI45 (FUORI SCALA)

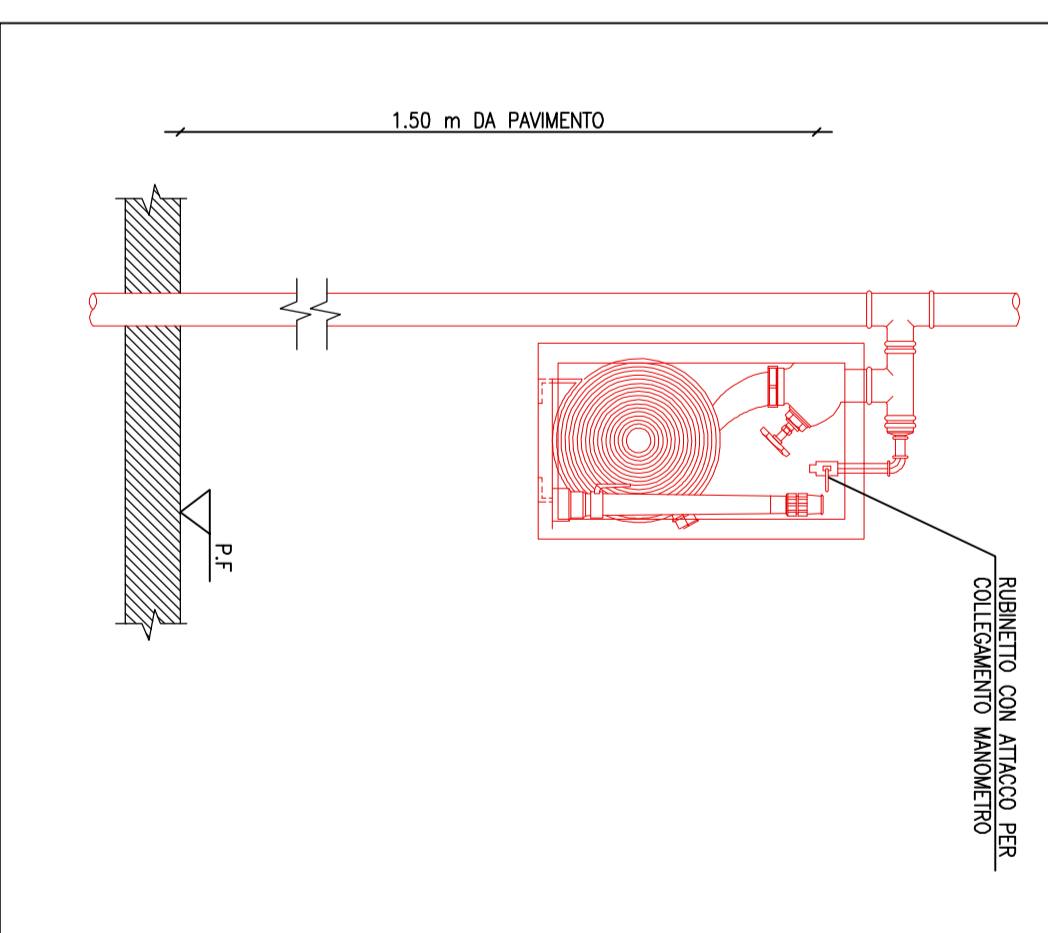

LEGENDA

	IDRANTE UNI 45
	ESINTORE CAPACITÀ ALMENO 13A, B3B, C
	TUBAZIONE ANTINCENDIO RETE IDRANTI
	MATERIALE ACCIAIO NERO
	MONTANTE TUBAZIONE ANTINCENDIO

(0,00 m)

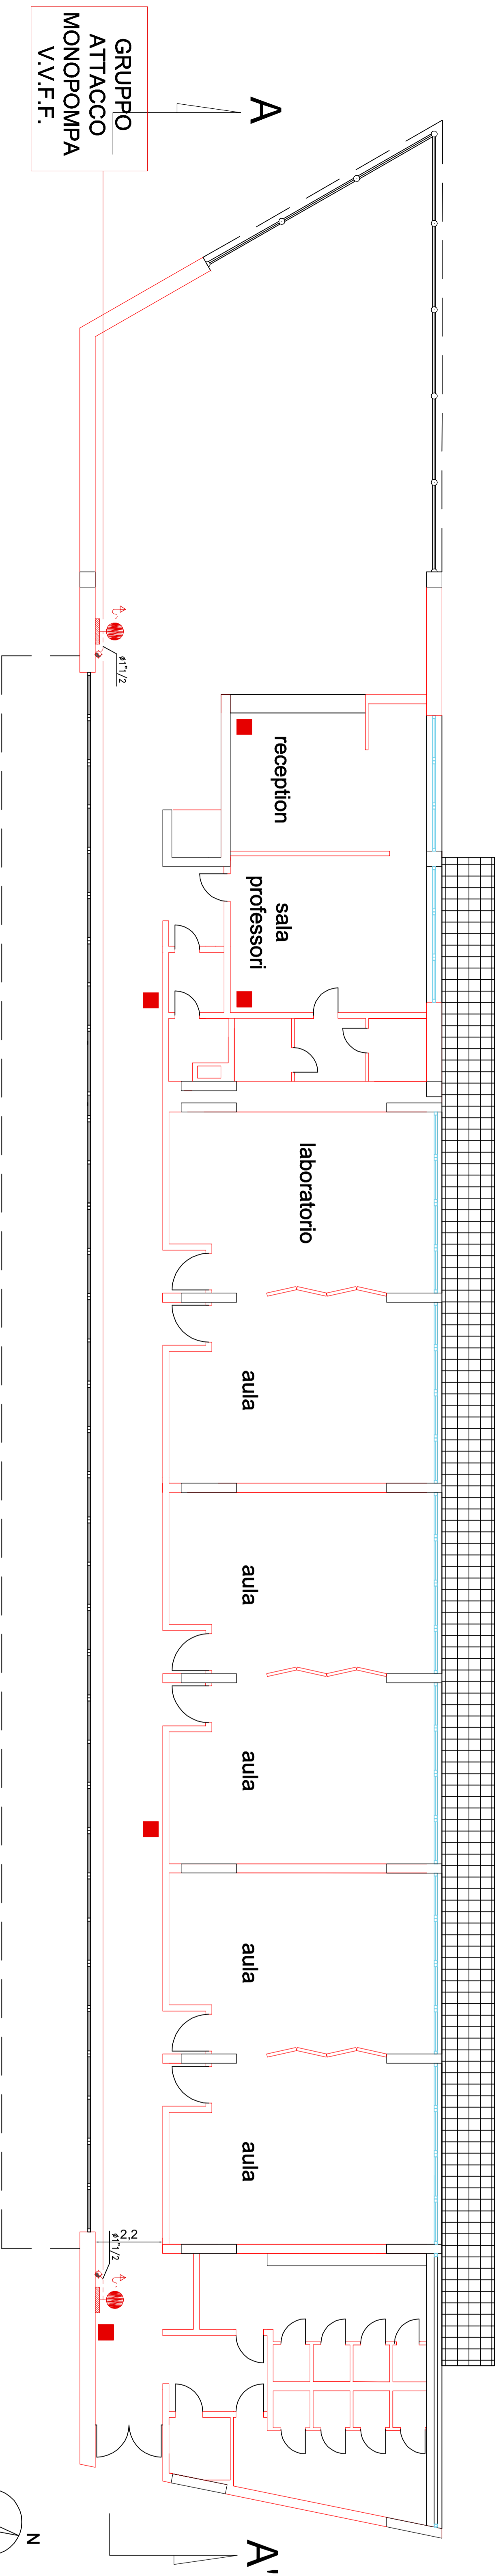


PIANTA - SCUOLA PRIMARIA

scala 1:100

COMUNE DI SAN NICOLA MANFREDI

Provincia di Benevento
Lavori di Realizzazione di un
Polo Scolastico a San Nicola Manfredi
- II Stralzo Funzionale - Scuola -

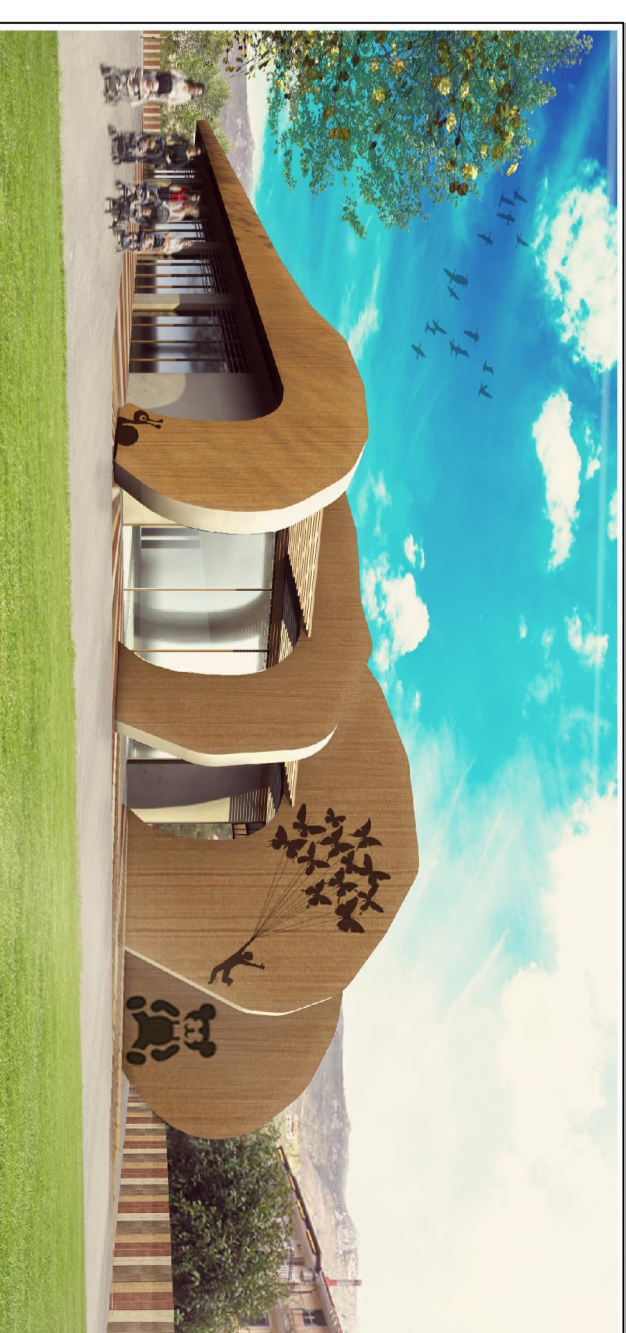

Progetto Esecutivo

SCALA:
1:100

DATA:
Giugno 2018

IMPIANTO ANTINCENDIO
Pianta Scuola Primaria
e Media Inferiore

TAVOLA N°:
IA/PI/01

LAVORATA

IL PROGETTISTA