


PARTICOLARE ESTINTORE

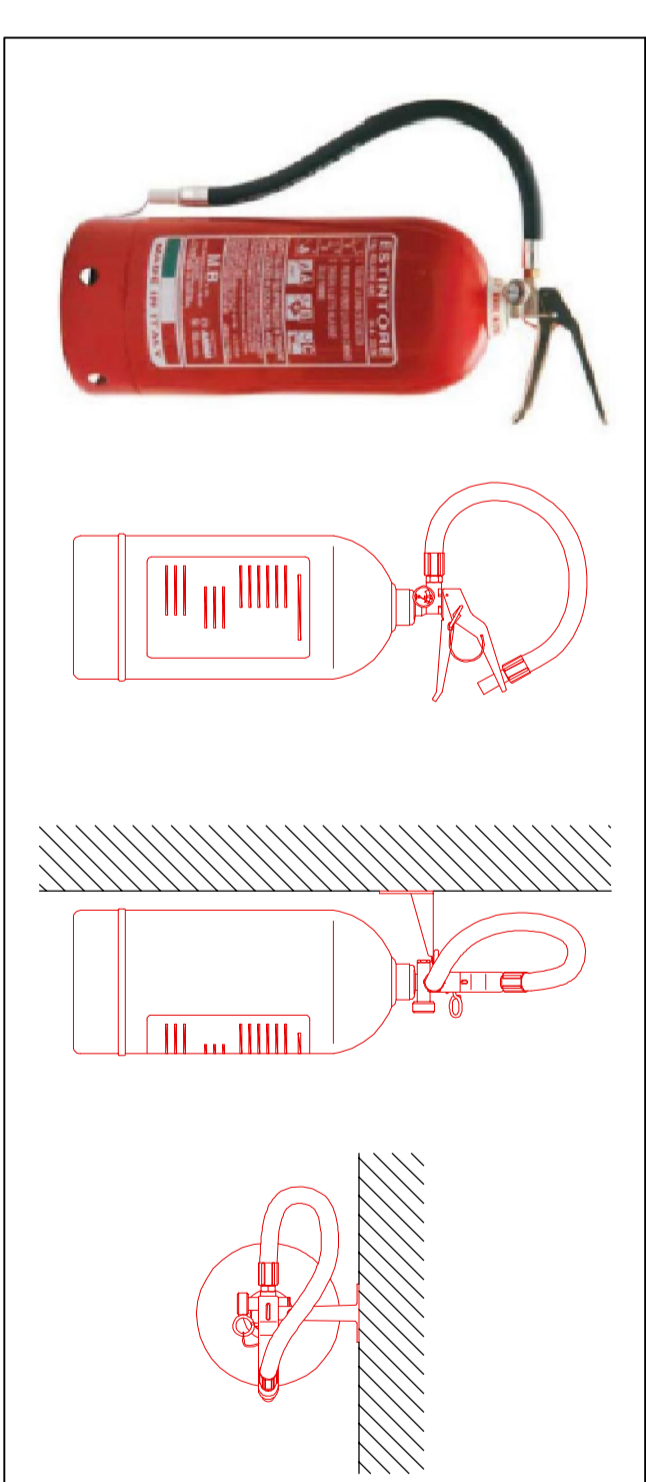


LEGENDA

	IDRANTE UNI 45 INSTALLAZIONE A VISTA CON MANICHETTA DA 25mm
	ESTINTORE CAPACITÀ ALMENO 13A, 53B, C
	TUBAZIONE ANTINCENDIO RETE IDRANTI MATERIALE ACCORDO NENI
	MONTANTE TUBAZIONE ANTINCENDIO

(0,00 m)

B'


B

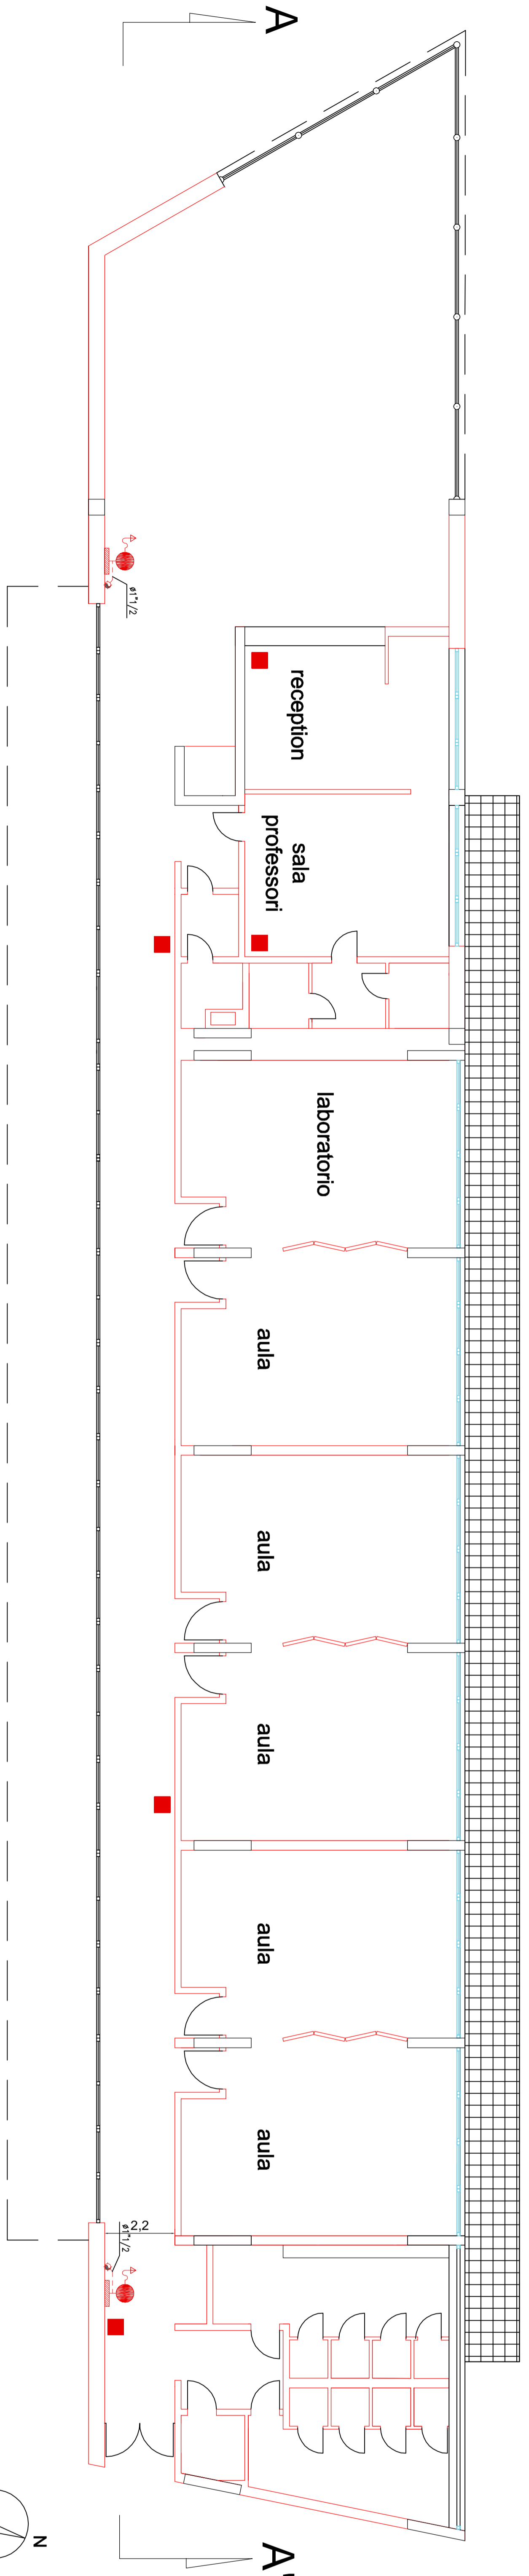

PIANTA

scala 1:100

COMUNE DI SAN NICOLA MANFREDI
 Provincia di Benevento
 Lavori di Realizzazione di un
 Polo Scolastico a San Nicola Manfredi
 - II Stralzo Funzionale - Scuola -

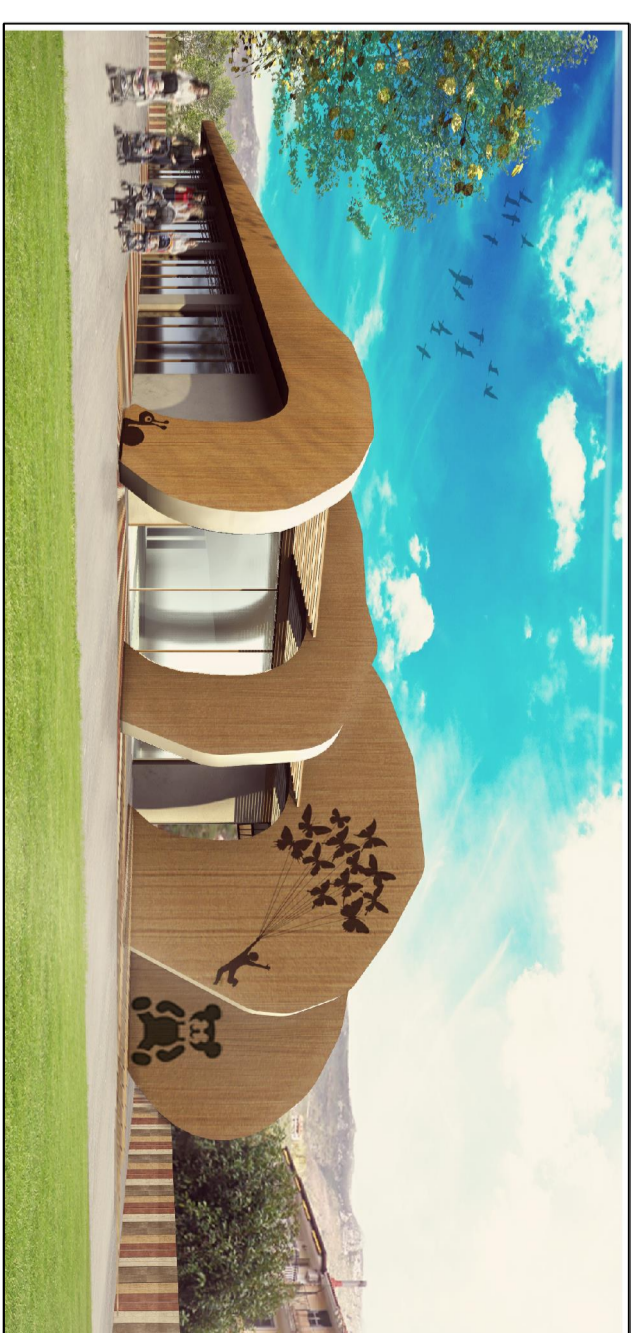

Progetto Esecutivo

SCALA: 1:100	INDICAZIONE POSIZIONE ESTINTORI	TAVOLA N°: IA/PI/03
DATA: Giugno 2018	Piante Scuola Primaria e Media Inferiore	IL PROGETTISTA

LAVORATA	IL PROGETTISTA
----------	----------------