




DETTAGLI GIUNZIONE BORDATE (FUORI SCALA)

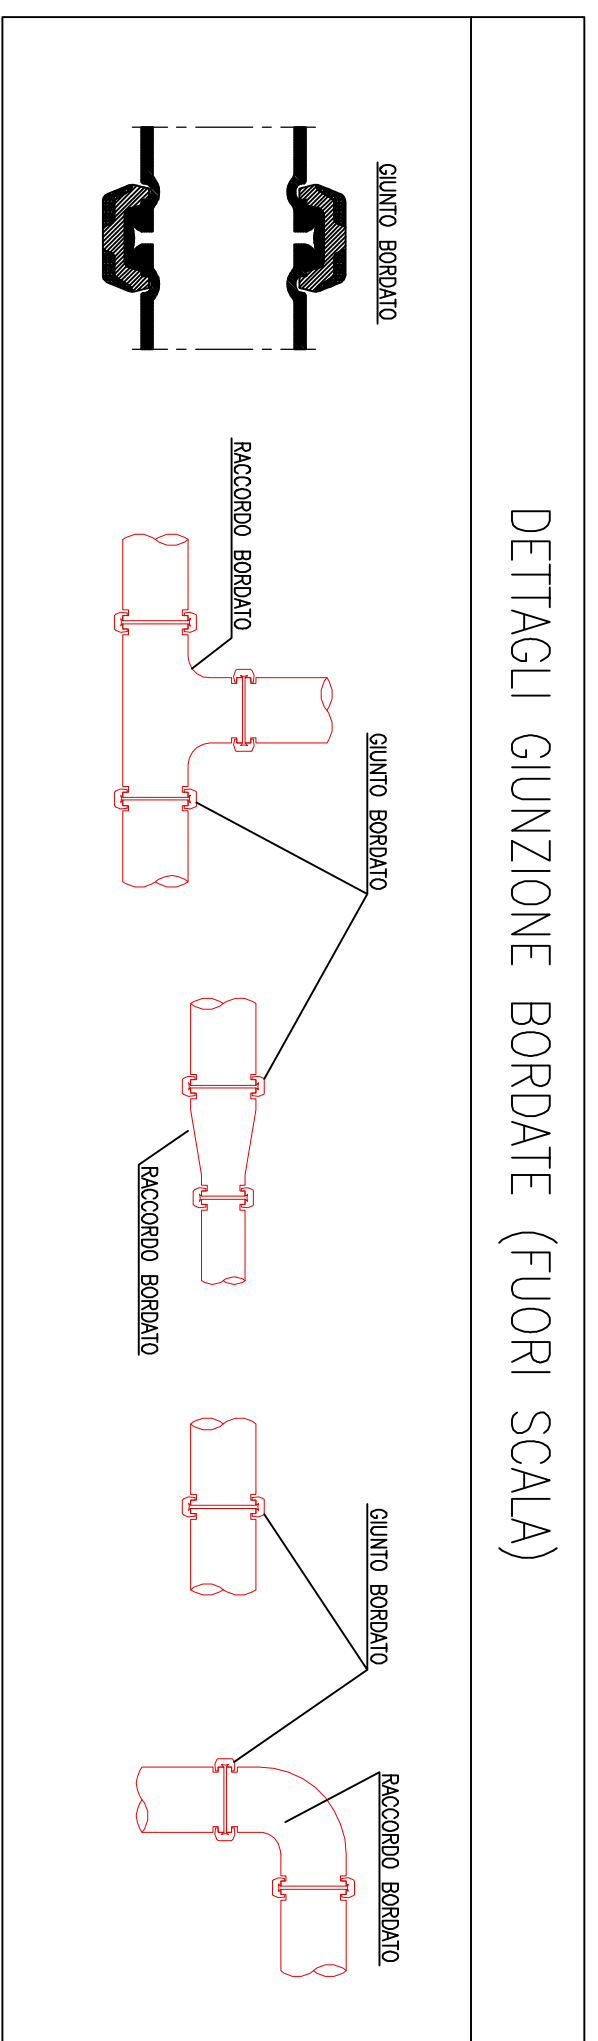


DETTAGLIO STAFFAGGIO TUBAZIONI (FUORI SCALA)

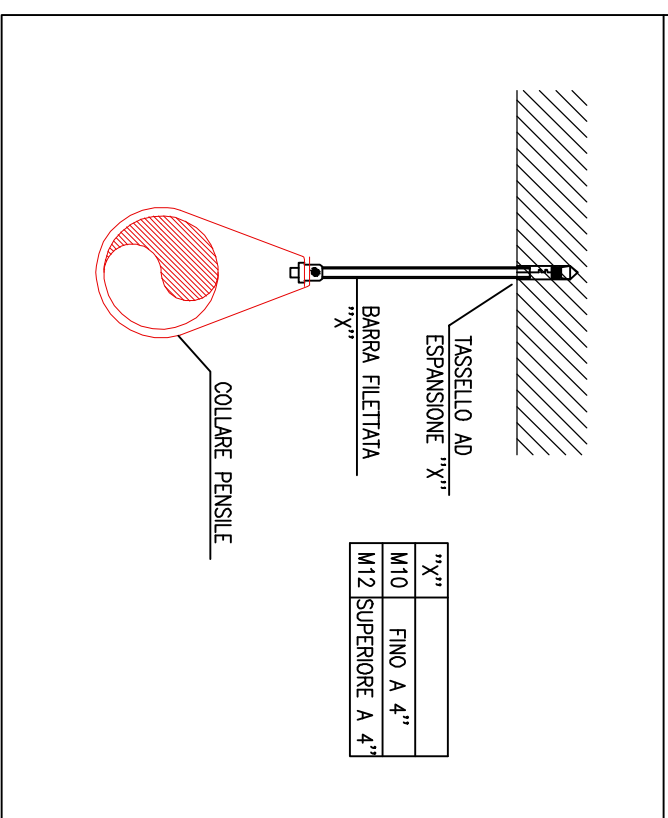


TIPICO IDRANTE A MURO UNI45 (FUORI SCALA)

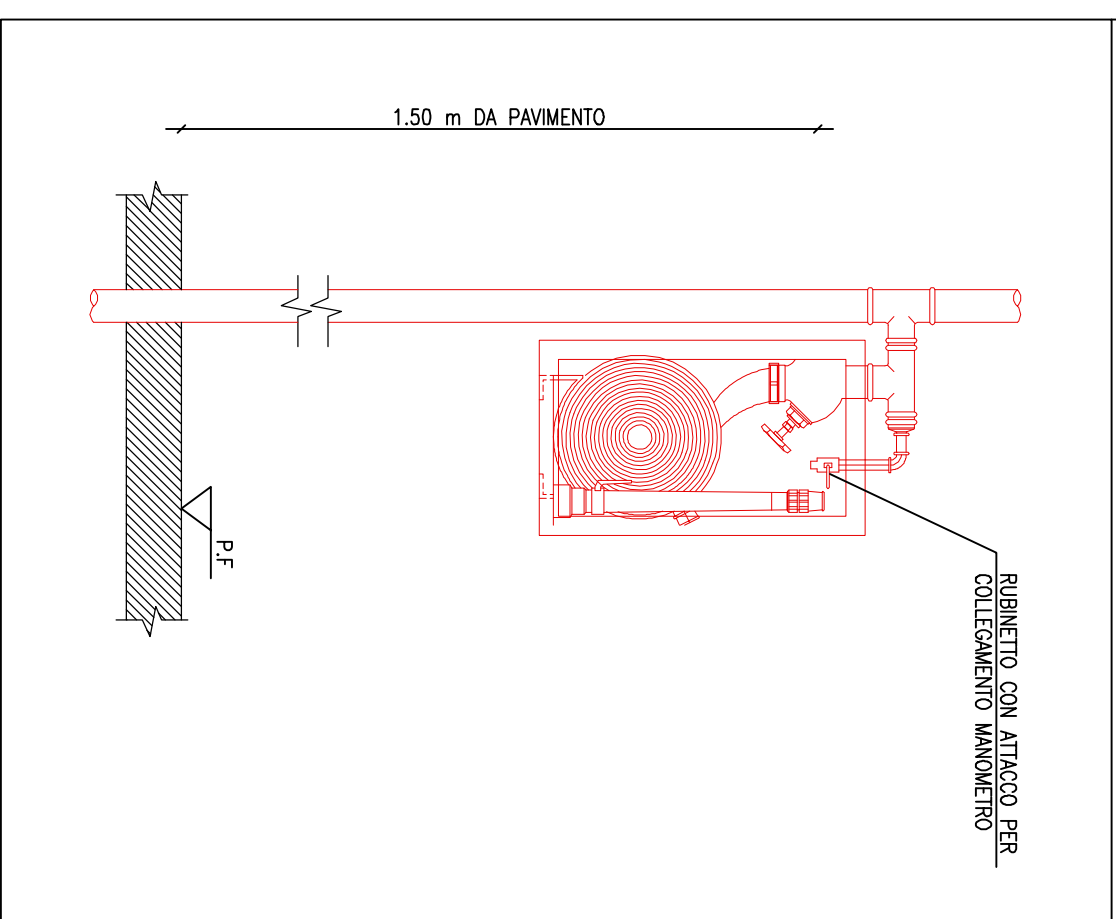


DETTAGLI GIUNZIONI SALDATE (FUORI SCALA)

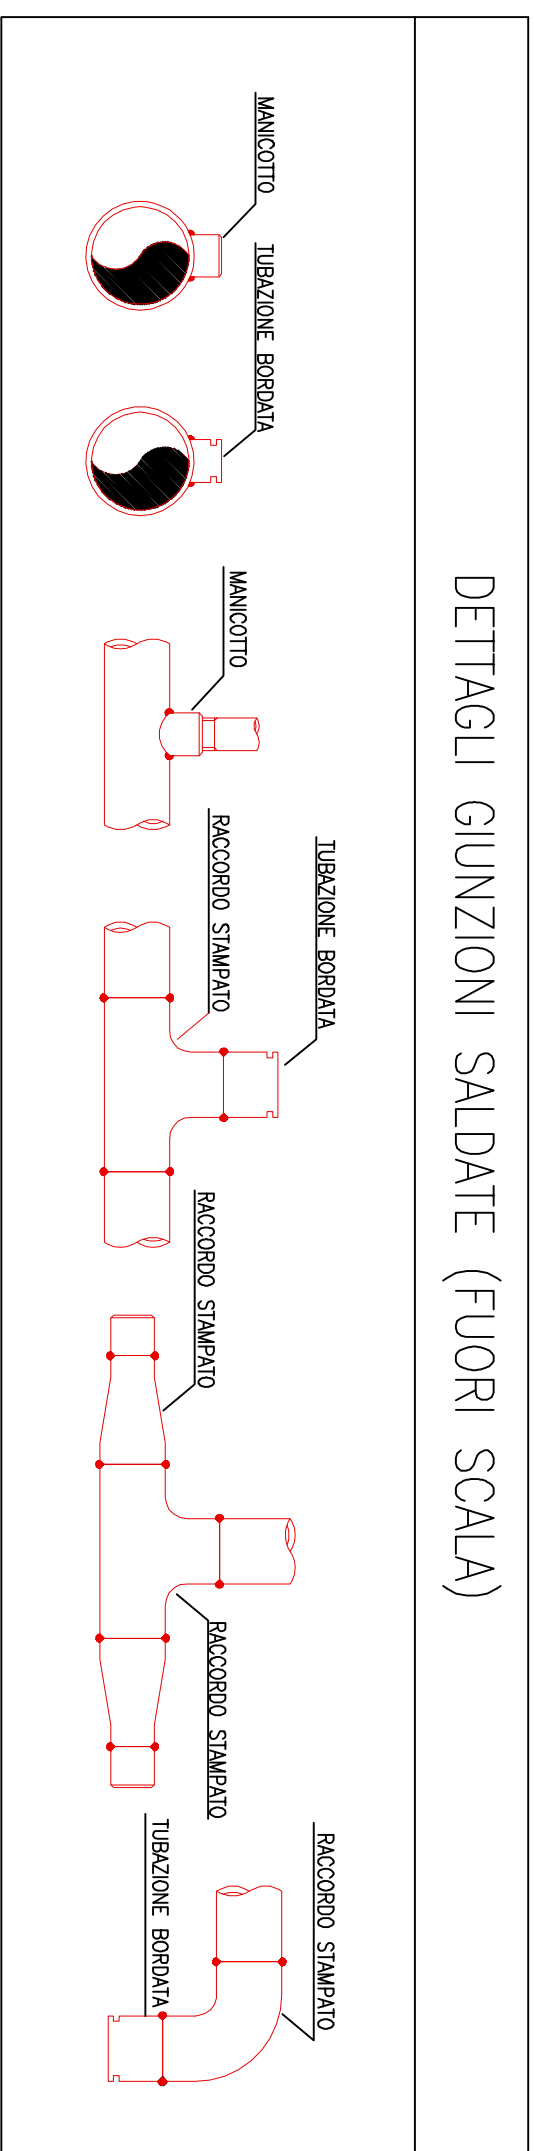

B

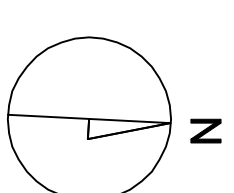

GRUPPO ATTACCO MONOPOMPA V.V.F.F.

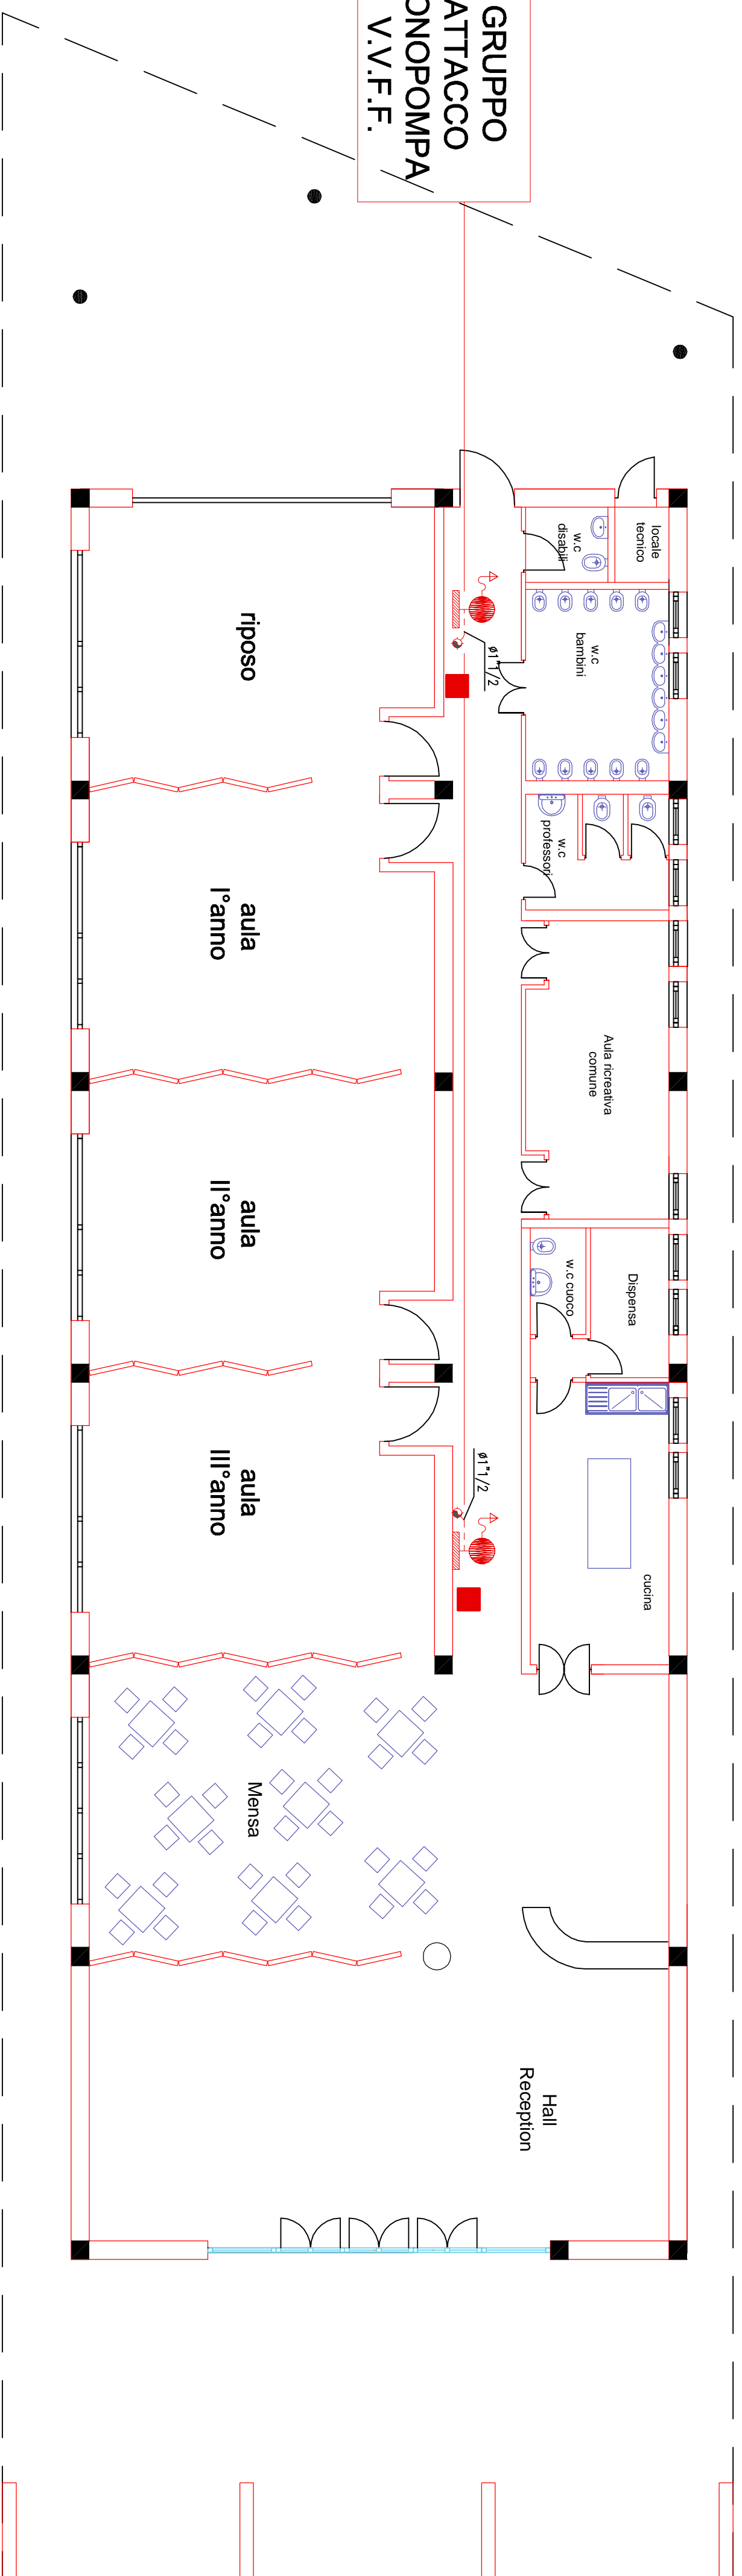

A'

PIANTA

scala 1:100

LEGENDA

	IDRANTE UNI 45
	INSTALTAZIONE A VISTA CON MANICHETTA DA 25mm
	ESTINTORE CAPACITA ALMENO 13A, 83B, C
	TUBAZIONE ANTINCENDIO RETE IDRANTI MATERIALE ACCIAIO NERO
	MONTANTE TUBAZIONE ANTINCENDIO

COMUNE DI SAN NICOLA MANFREDI

Provincia di Benevento

Lavori di Realizzazione di un Polo Scolastico a San Nicola Manfredi - II Stralico Funzionale - Scuola -



Progetto Esecutivo

SCALA: 1:100

IMPIANTO ANTINCENDIO

Pianta Scuola Materna

TAVOLA Nr. IA/PI/04

DATA: Giugno 2018

LA DITTA

IL PROGETTISTA