
 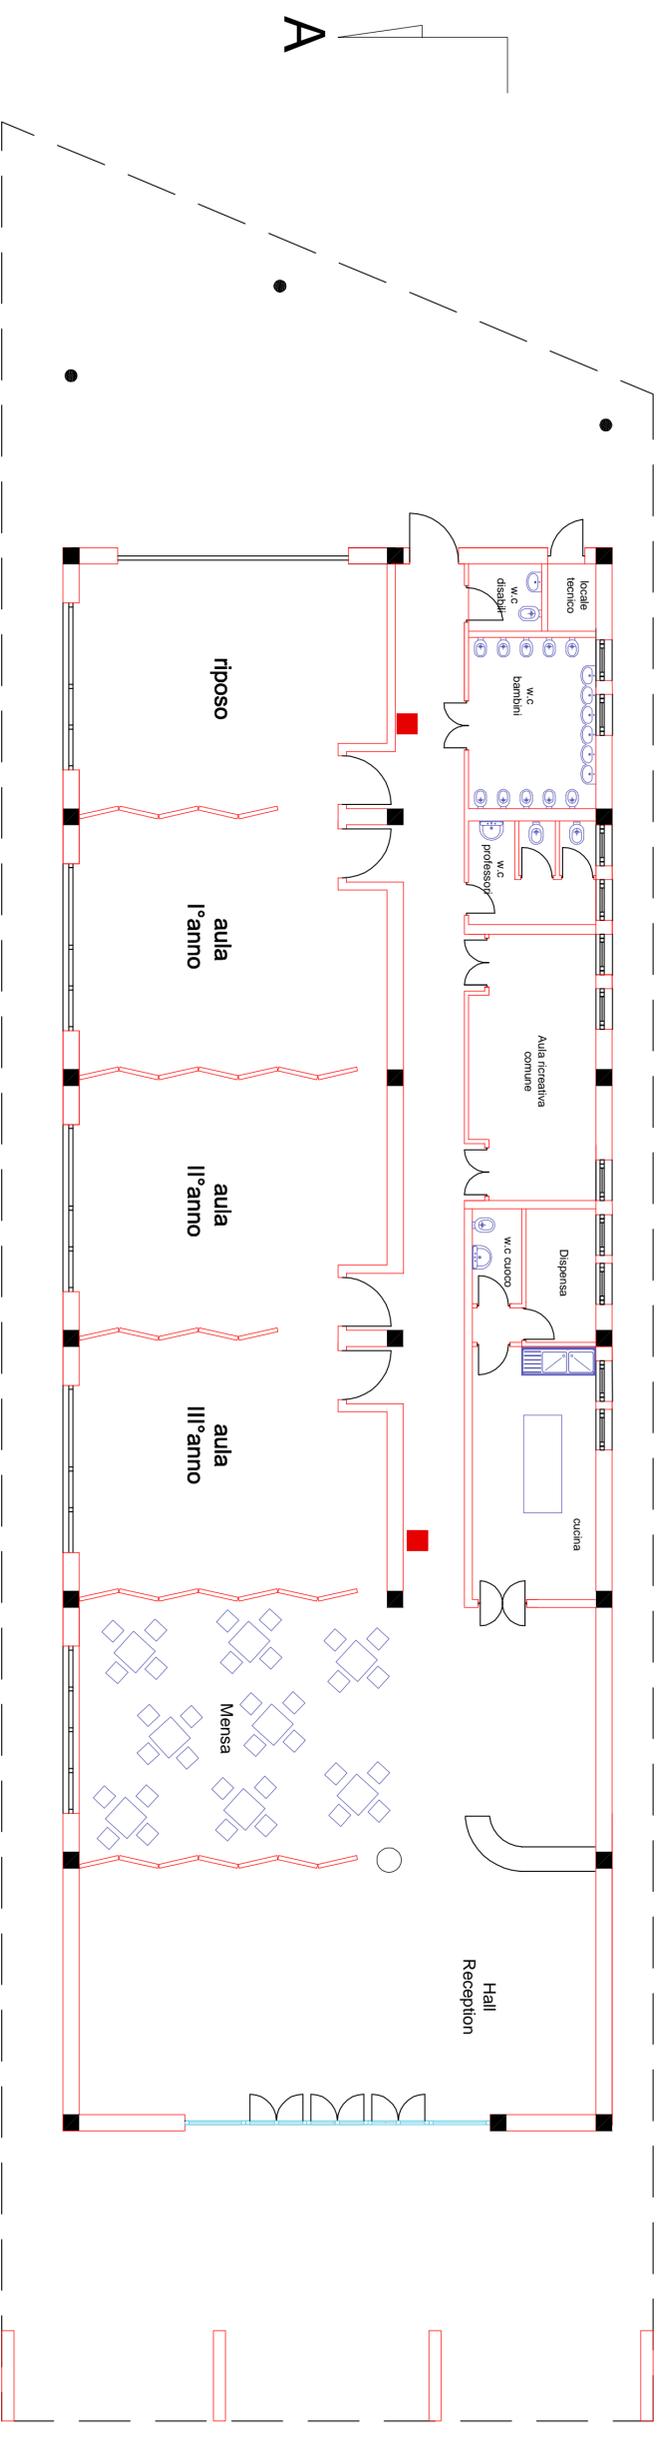


LEGENDA

	ESTINTORE CAPACITÀ ALMENO 13A, 83B, C
	IDRANTE UNI 45 INSTALLAZIONE A VISTA CON MANICHETTA DA 25m
	TUBAZIONE ANTINCENDIO RETE IDRANTI MATERIALE ACCIAIO NERO
	MONTANTE TUBAZIONE ANTINCENDIO



PIANTA

scala 1:100

COMUNE DI SAN NICOLA MANFREDI
 Provincia di Benevento
 Lavori di Realizzazione di un
 Polo Scolastico a San Nicola Manfredi
 - II Stralzo Funzionale - Scuola -



Progetto Esecutivo

SCALA: 1:100	INDICAZIONI POSIZIONI ESTINTORI Pianta Scuola Materna	TAVOLA Nr. IA/PI/06
DATA: Giugno 2018		IL PROGETTISTA

LA DITTA	IL PROGETTISTA
----------	----------------